



PIANTA scala 1:50

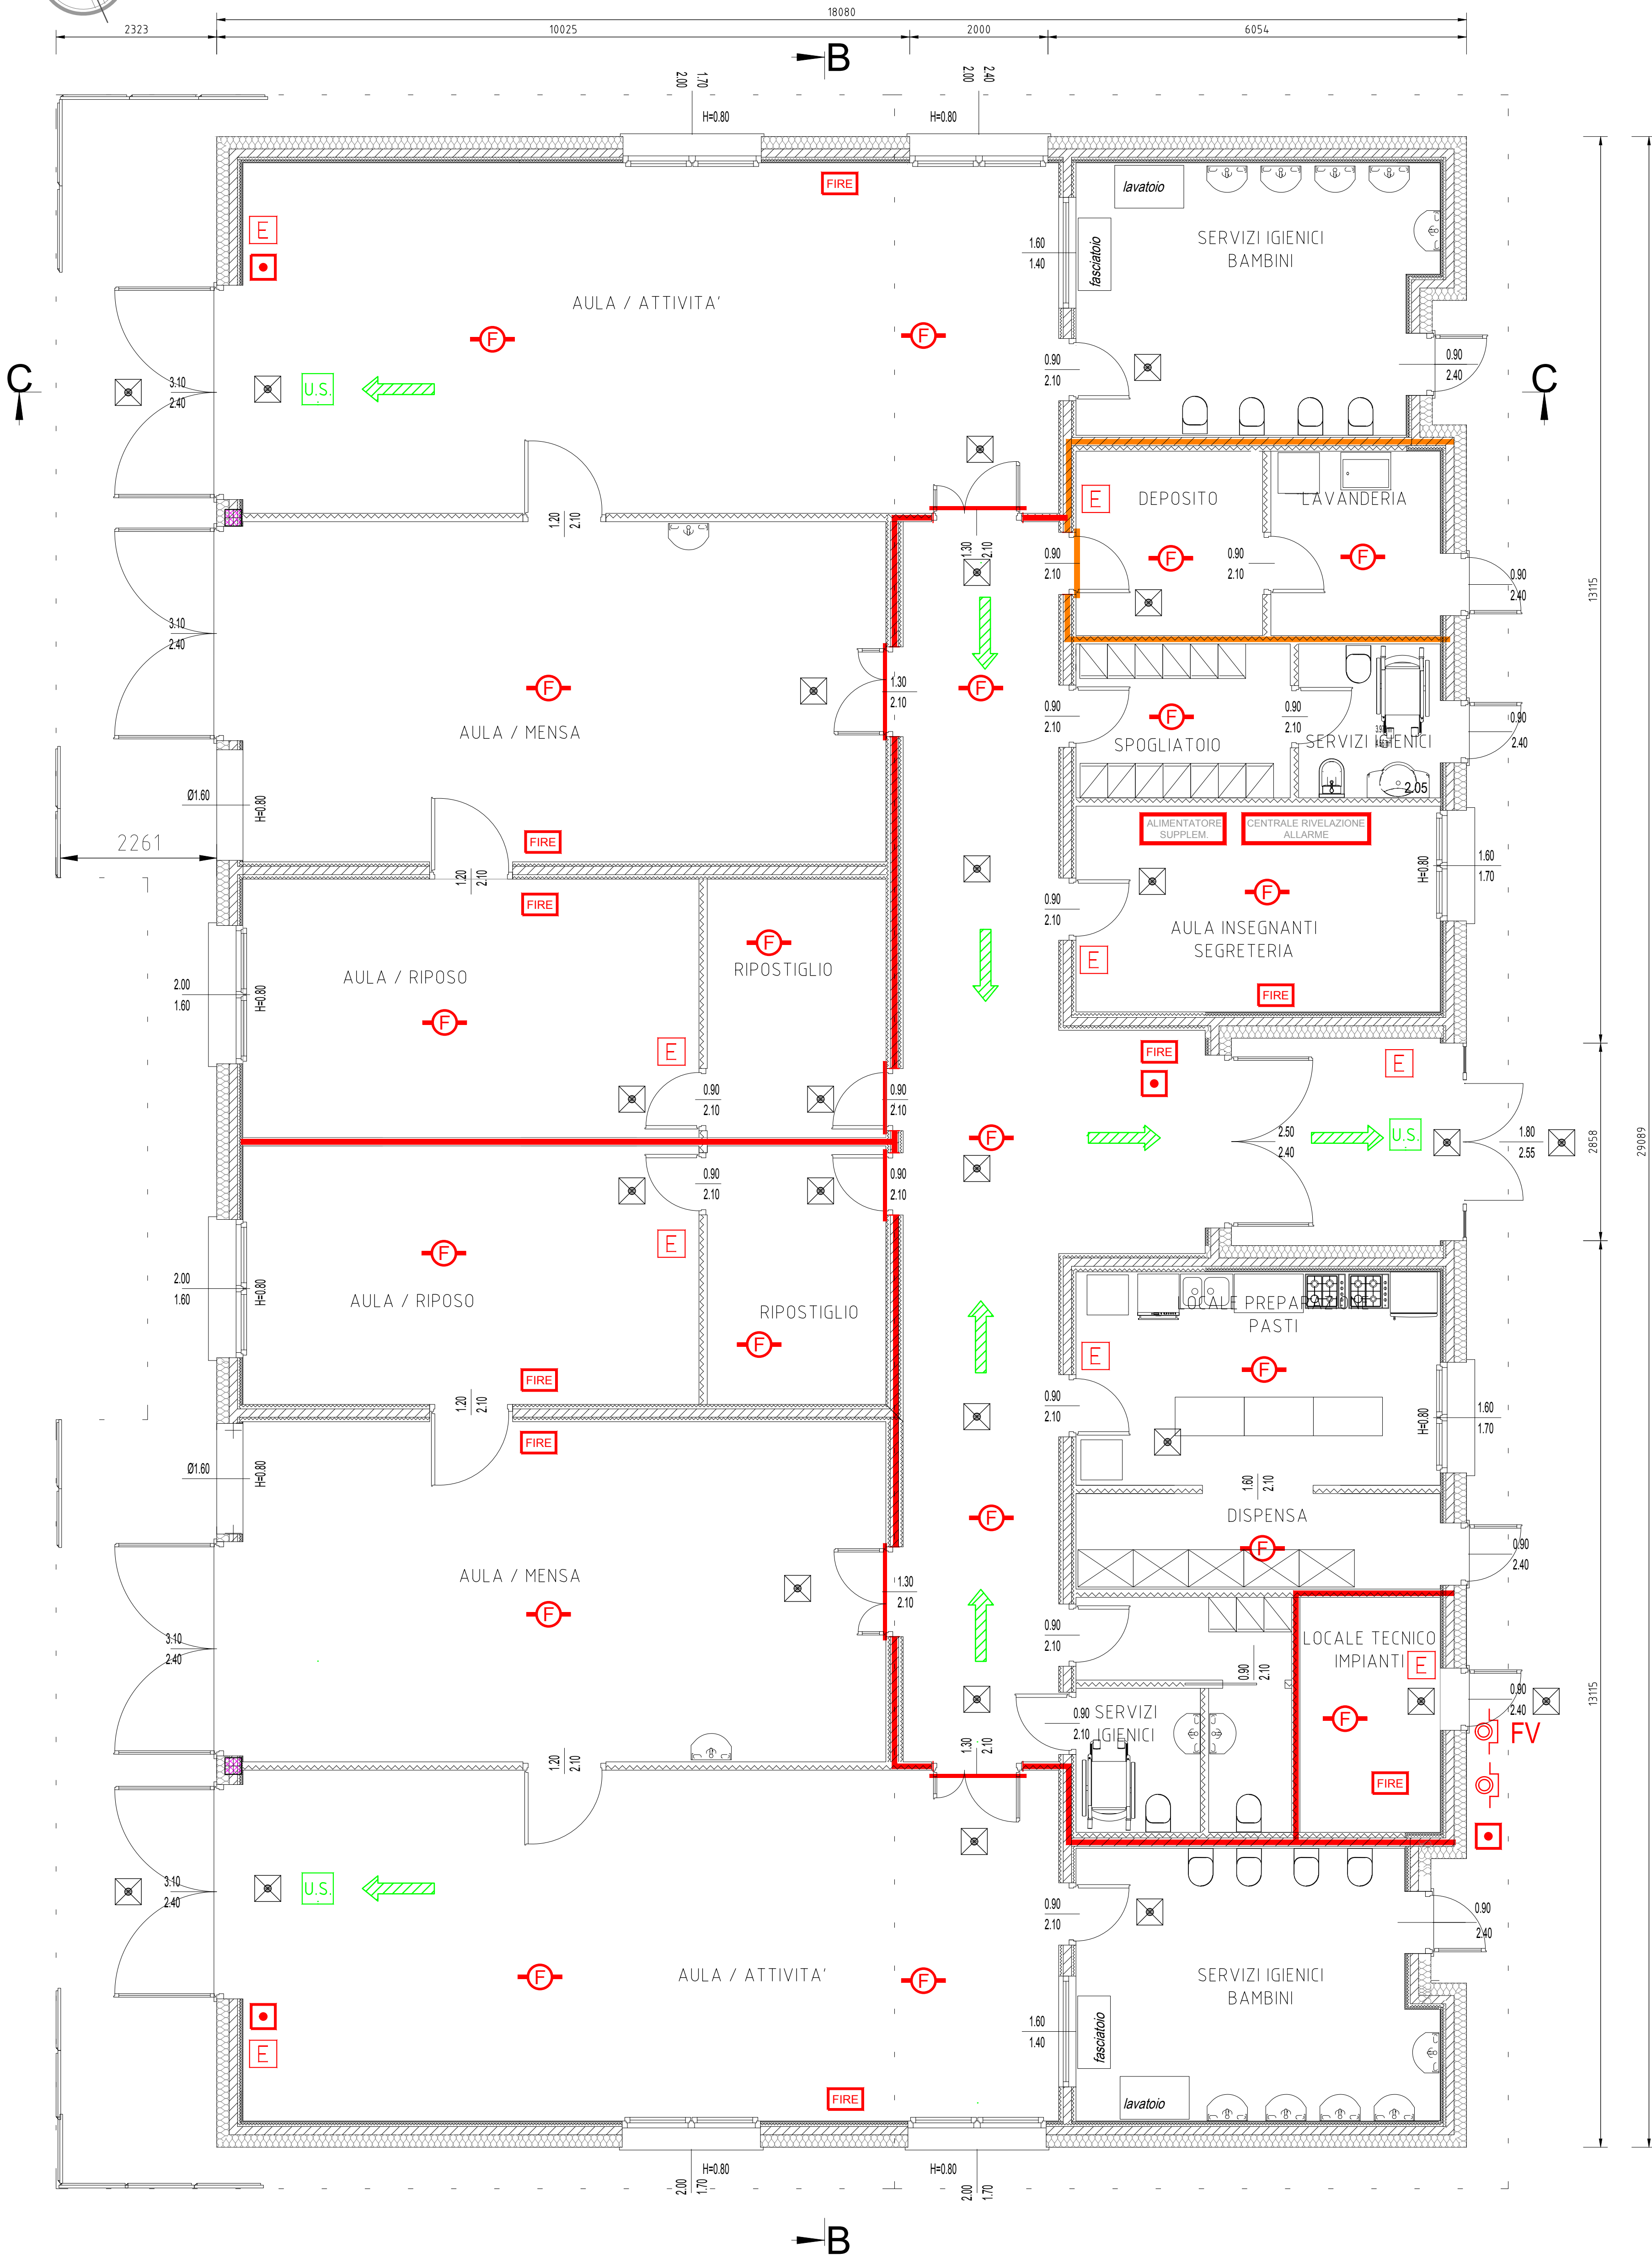


PROSPETTO SUD EST - LATO INGRESSO VIA PASCOLI

scala 1:100

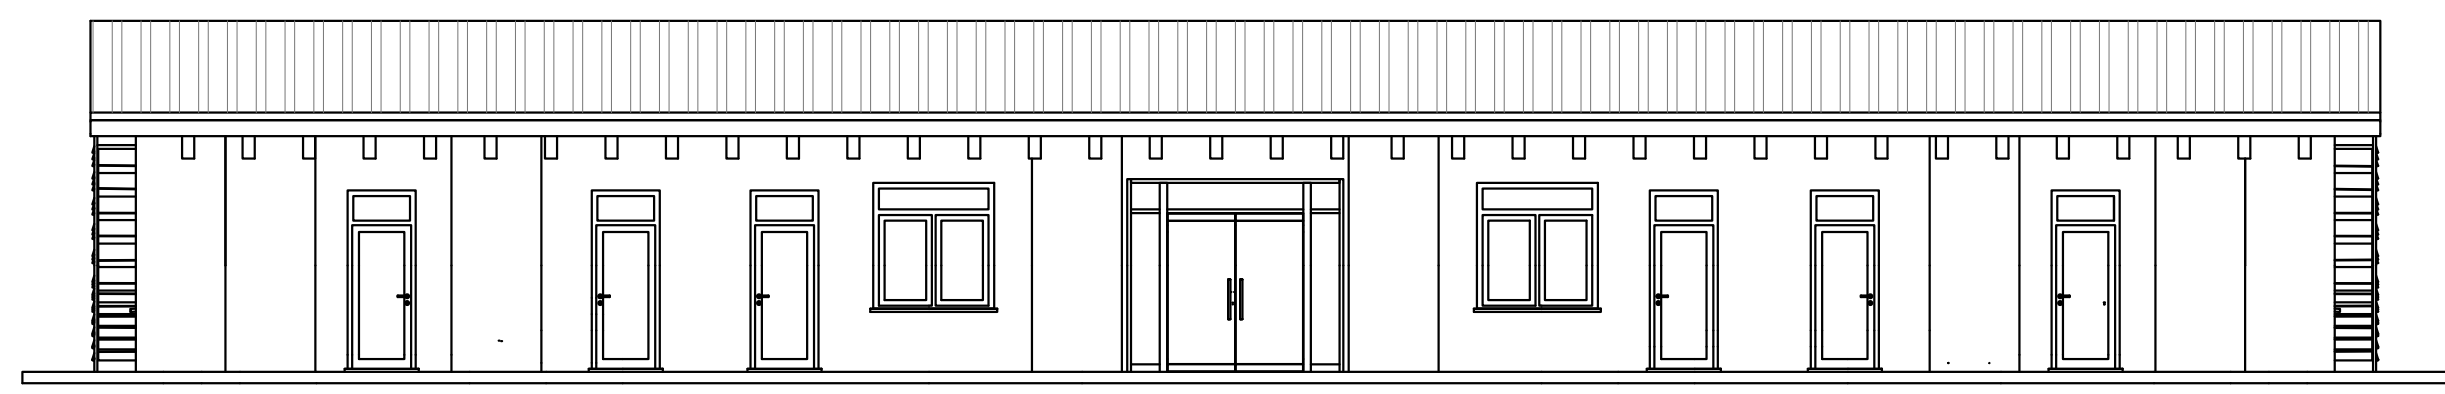


PROSPETTO NORD-OVEST

scala 1:100

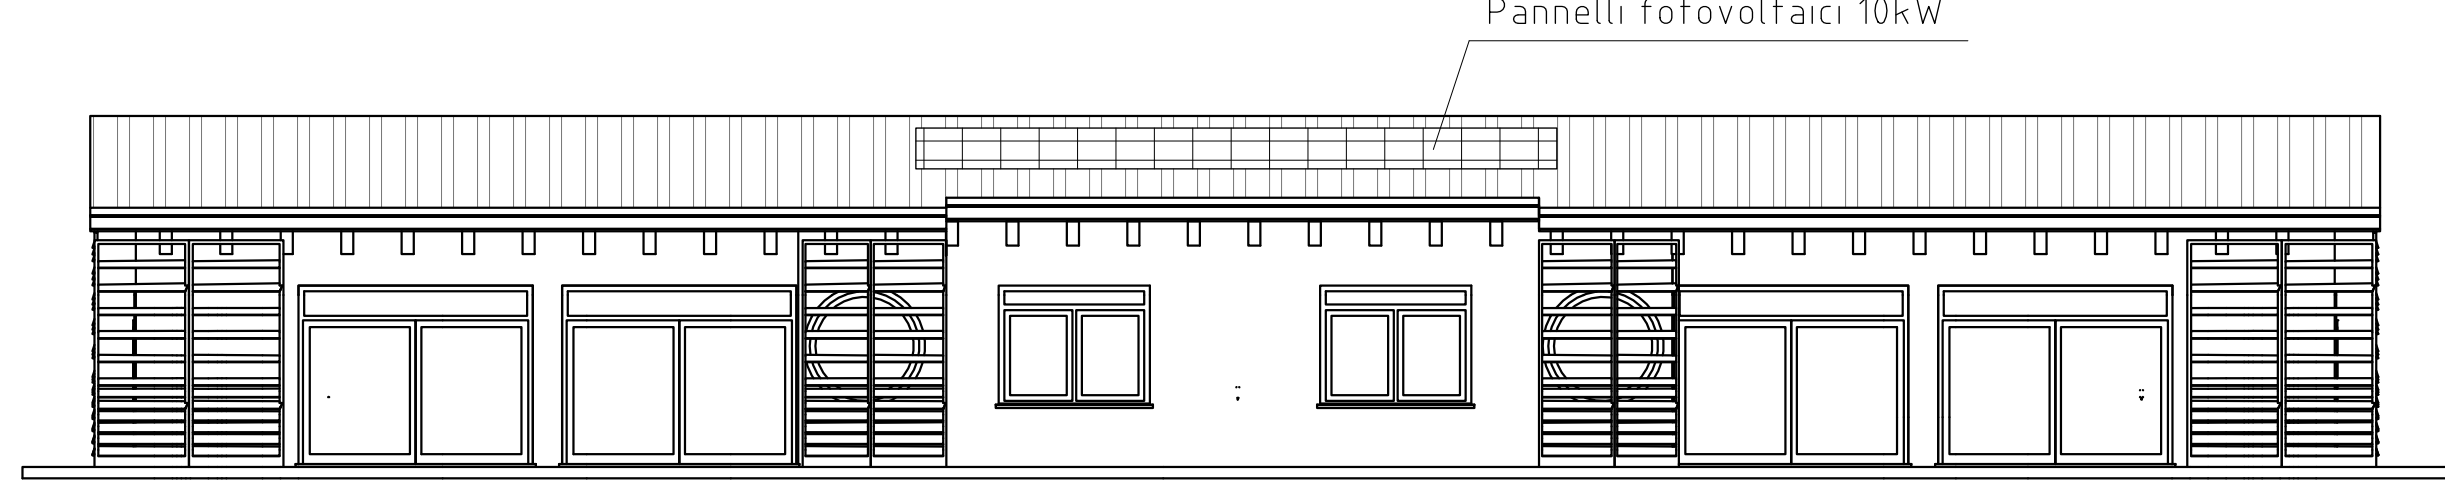


SEZIONE B-B

scala 1:100

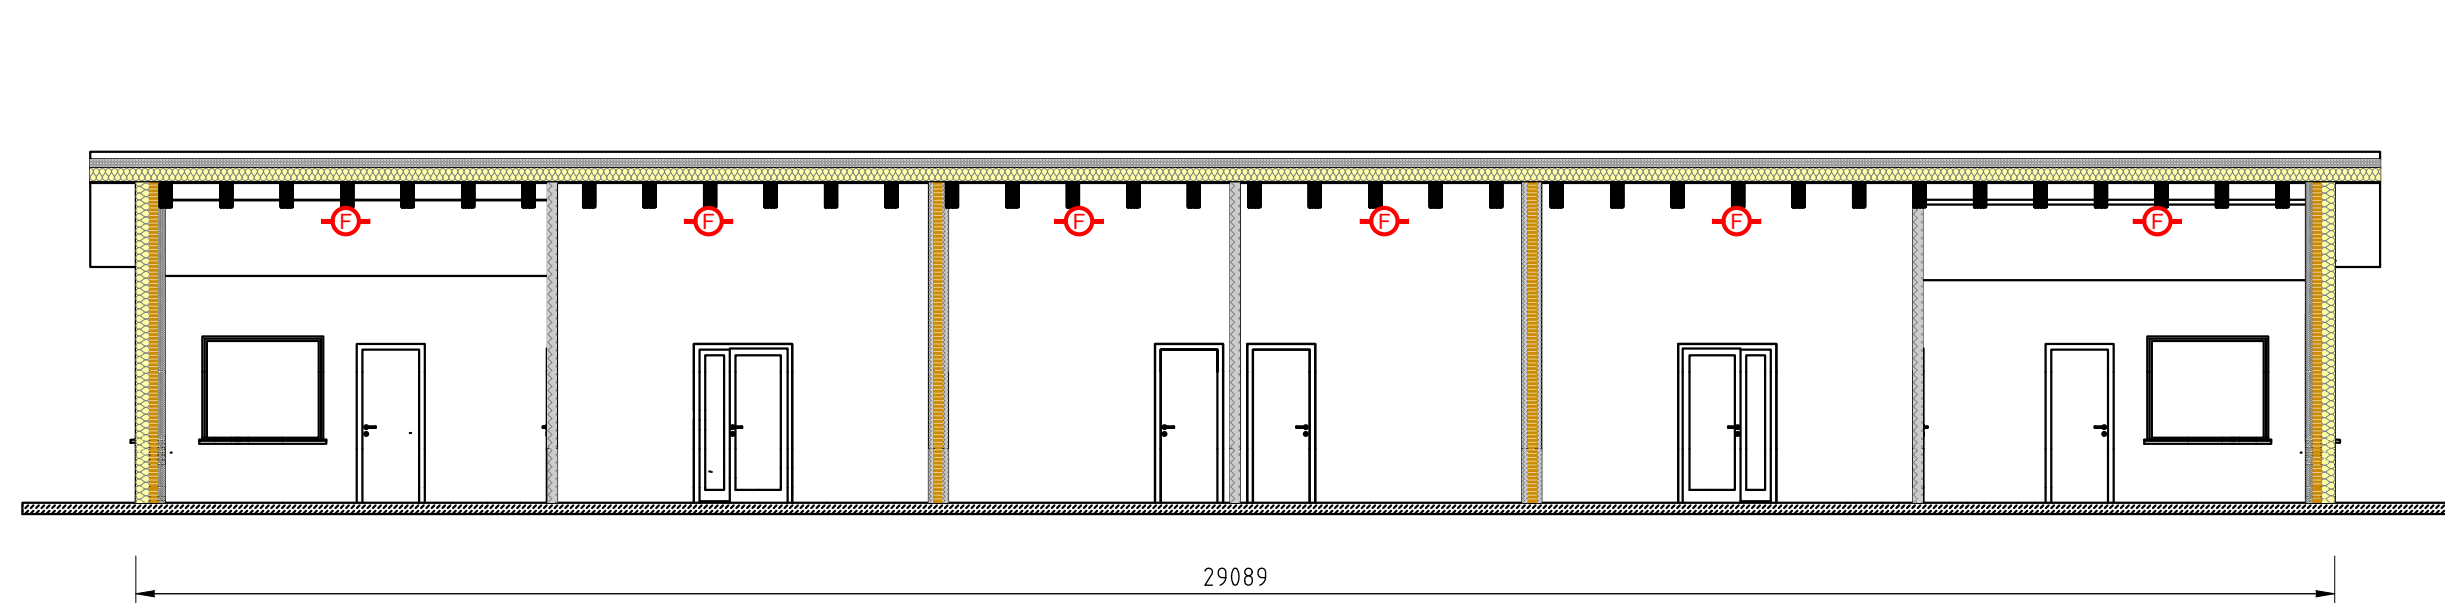


PROSPETTO NORD-EST

scala 1:100

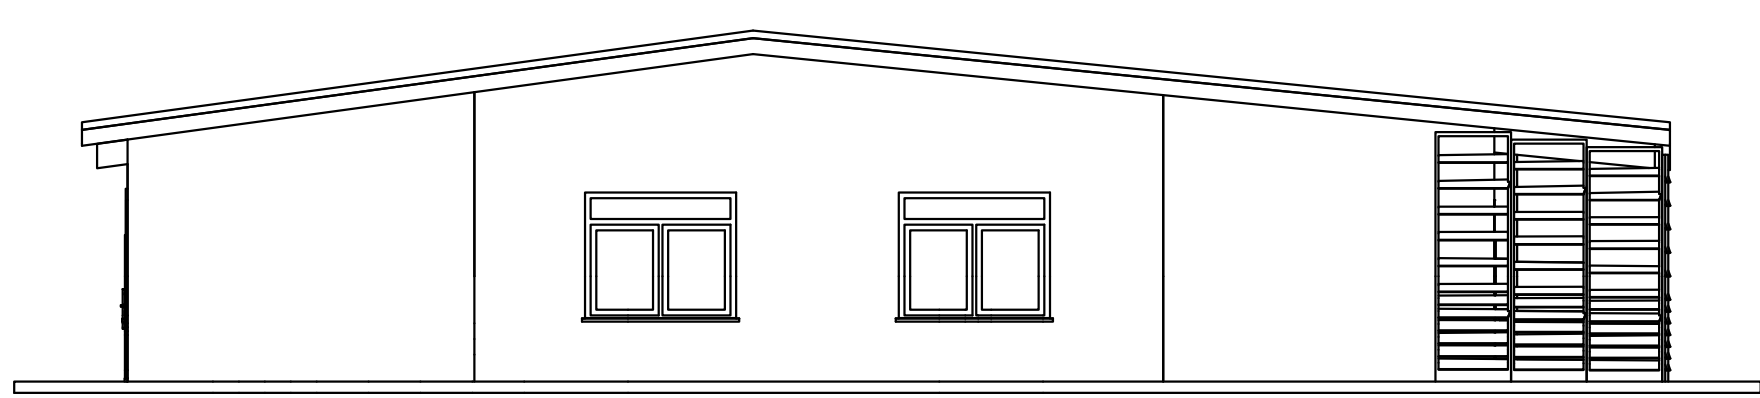


PROSPETTO SUD OVEST

scala 1:100

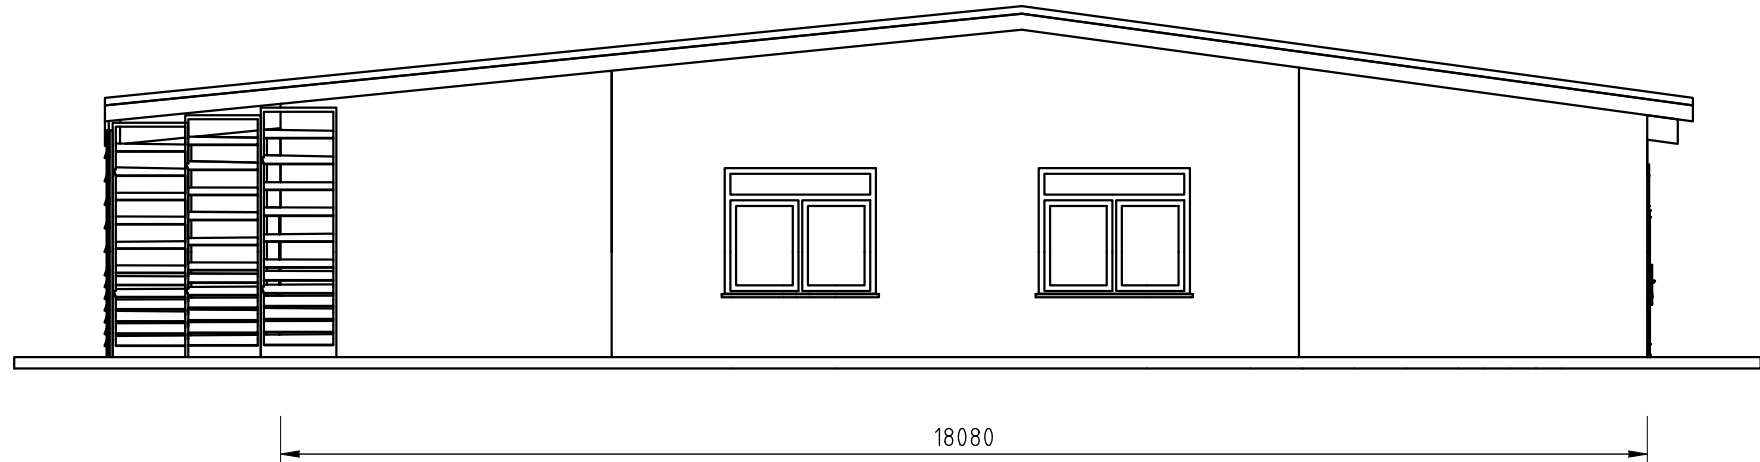

SEZIONE C-C

scala 1:100

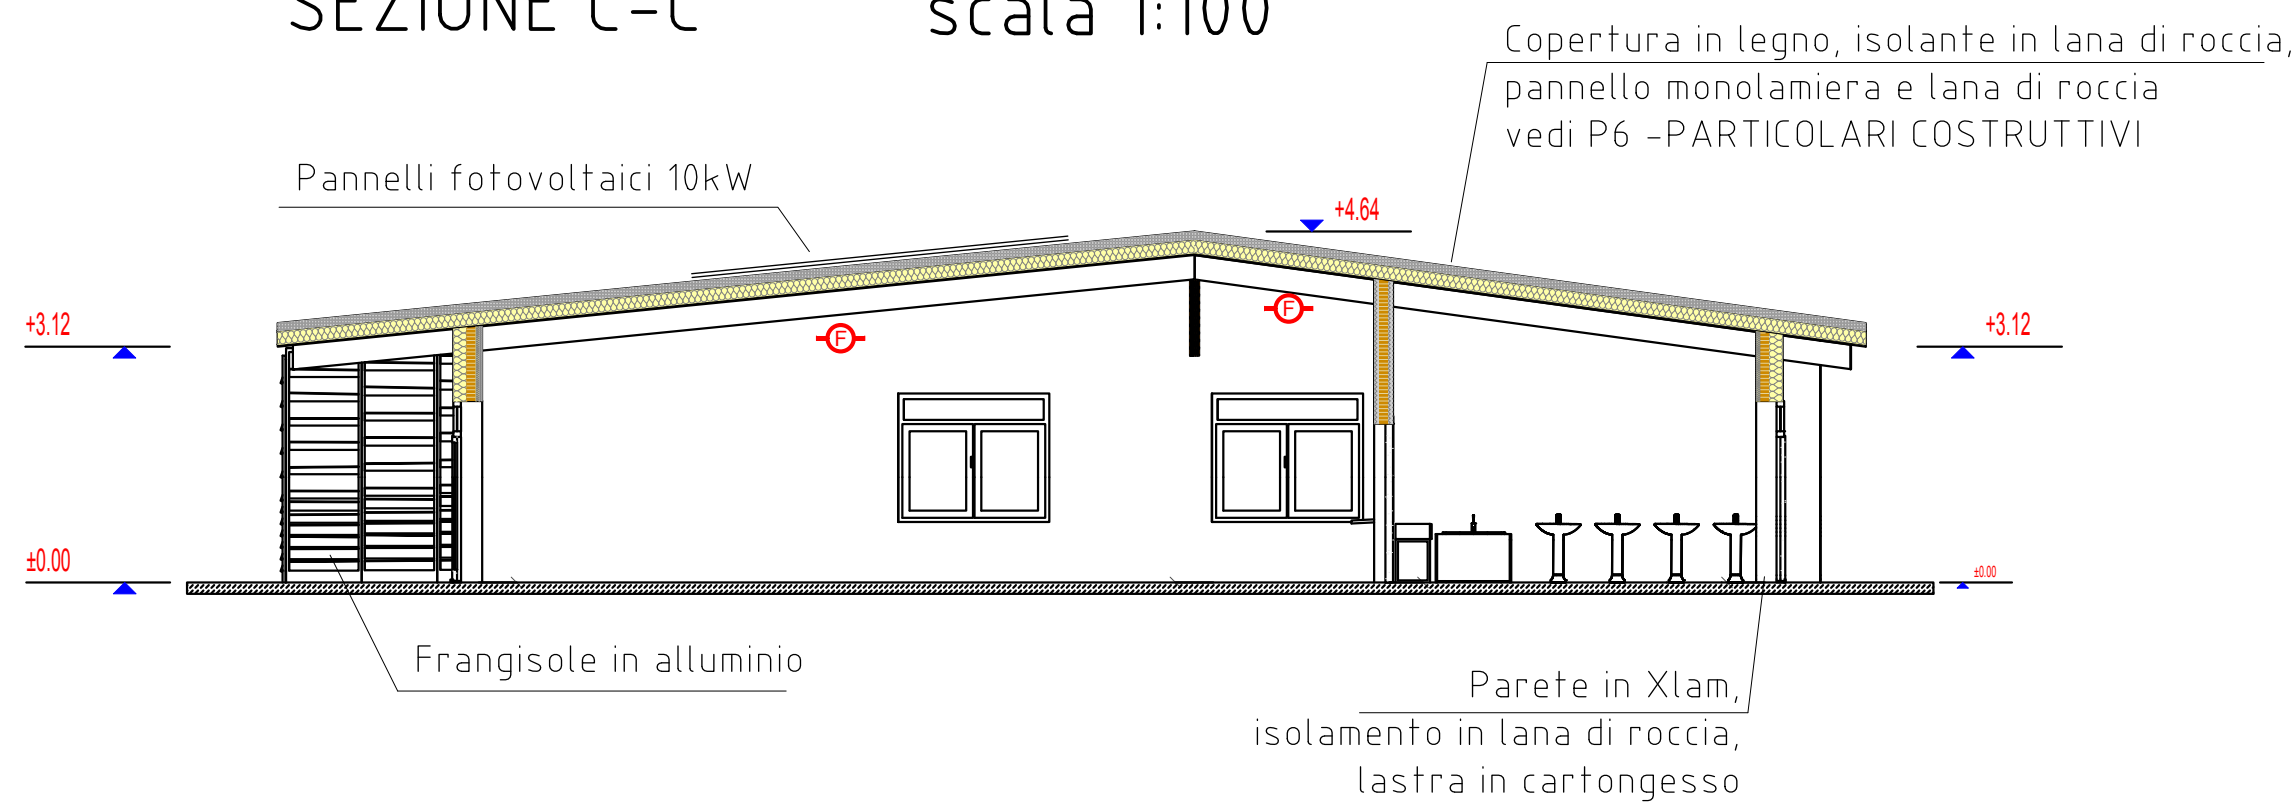


SIMBOLOGIA

	PERCORSO DI USCITA ORIZZONTALE
	USCITA DI SICUREZZA
	CORPO AUTONOMO DI EMERGENZA CON LAMPADA LED 800Lumen AUT. 1h [n.22+4 IP65 tot.]
	PARETE DI COMPARTIMENTAZIONE EI 30
	PORTA DI COMPARTIMENTAZIONE EI 30
	PARETE DI COMPARTIMENTAZIONE EI 60
	PORTA DI COMPARTIMENTAZIONE EI 60
	ESTINTORE [n.7+2 CO2 tot.]
	PULSANTE SGANCIO ALIMENTAZIONE ELETTRICA [n.1 tot.]

	DISPOSITIVO DI SEZIONAMENTO DELL'IMPIANTO FOTOVOLTAICO DA IMPIANTO ELETTRICO [n.1 tot.]
	RIVELATORE PUNTUALE OTTICO DI FUMO [n.22 tot.]
	PULSANTE DI ALLARME INCENDIO [n.4 tot.]
	ALLARME OTTICO-ACUSTICO DI INCENDIO [n.10 tot.]
	CENTRALE DI RIVELAZIONE E ALLARME
	COMBINATORE GSM
	ALIMENTATORE SUPPLEMENTARE
	NUOVO IDRANTE SOPRASUOLO UNI 70 (Q=300l/min; t>60min) CON CASSETTA, MANICHETTA E LANCIA


ZONE dell'attività		MATERIALI AMMESSI
	Zona TA : Area destinata alla presenza dei bambini	solo GM1
	Zona TB : Area destinata a uffici e servizi	
	Zona TO : Area destinata a spazi comuni	
	Zona TM1 : Area lavanderia o deposito con q<300 MJ/mq	

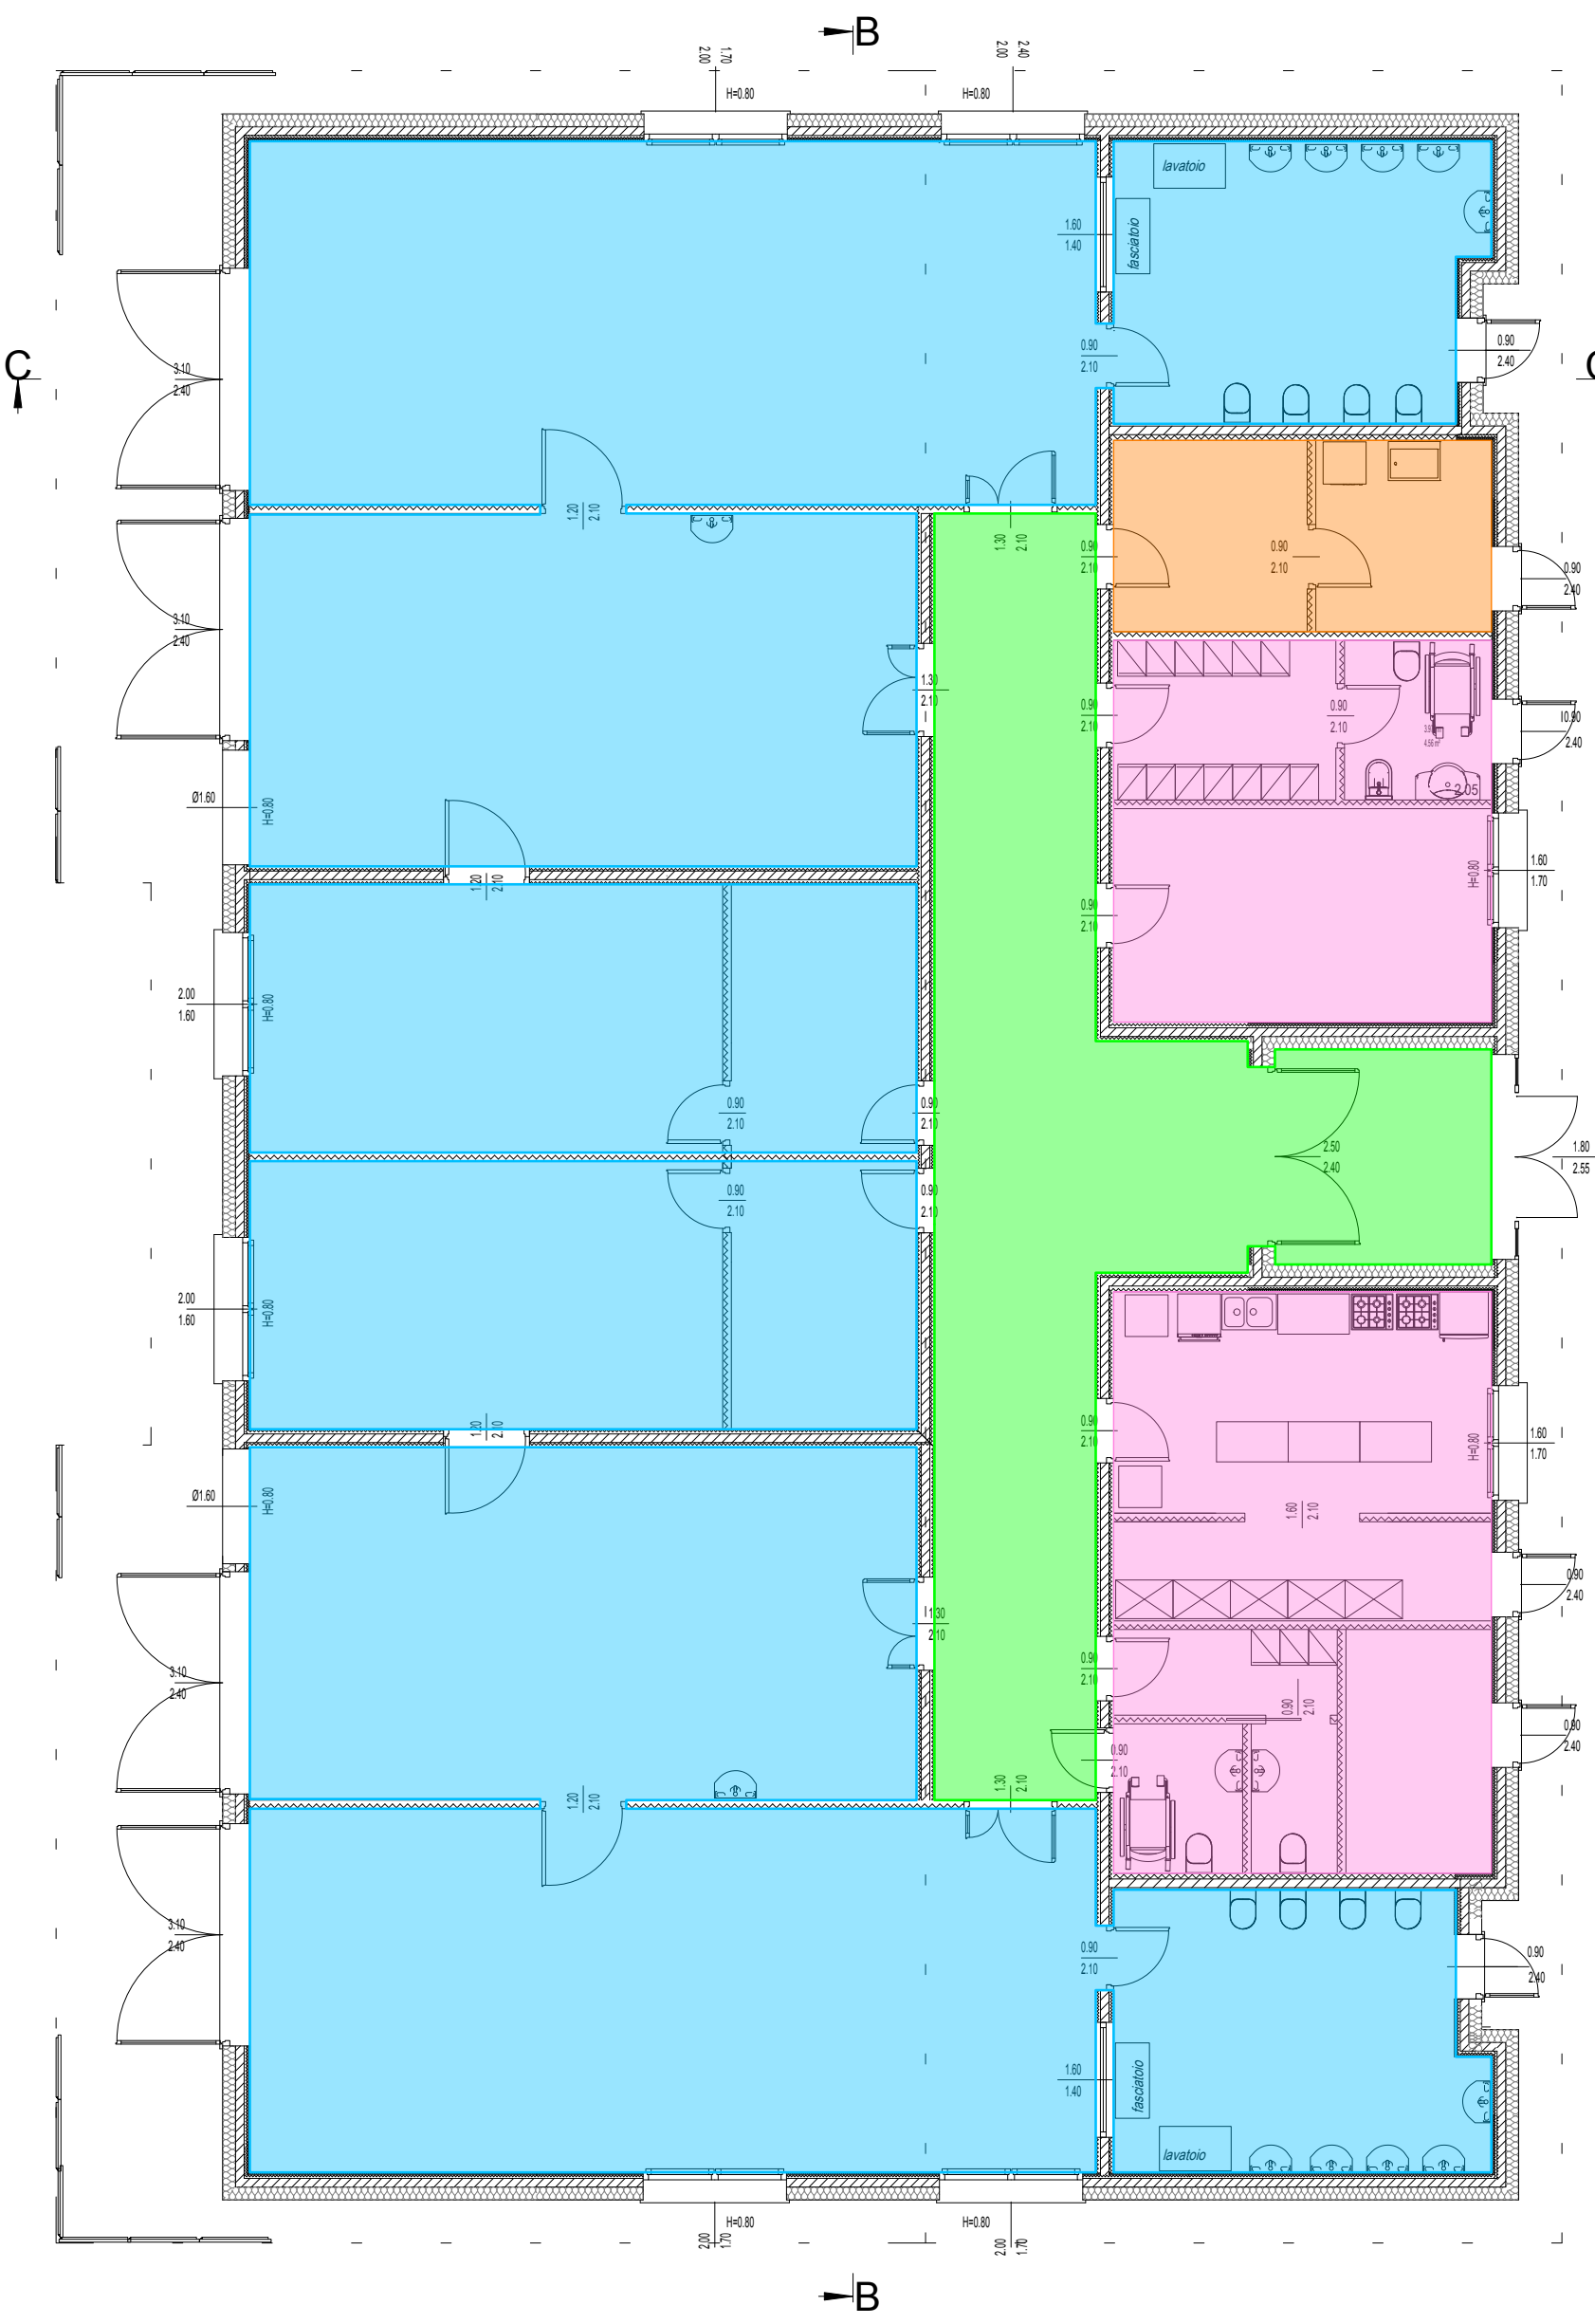

PIANO NAZIONALE DI RIPRESA E RESILIENZA
MISSIONE 4: ISTRUZIONE E RICERCA



NUOVO ASILO NIDO
in Alberone di Cento (Fe)
Via G.Pascoli

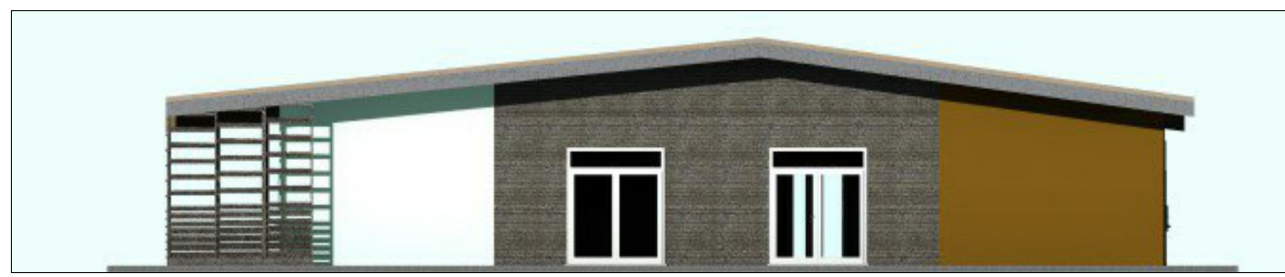

COMMITTENTE	PROGETTISTA
COMUNE DI CENTO R.U.P.- Arch. BEATRICE CONTRI Via Marcello Provenzani,15 CF 81000520387 P.Iva 00152130381	HI-TECH PROJECT srl Via Antonio Ravalli,1 Ferrara

PROGETTO DEFINITIVO
STATO DI PROGETTO
PREVENZIONE INCENDI: PIANA PROSPETTI SEZIONI